

MAPA DO CELÓW PROJEKTOWYCH
SKALA 1:500
PROJEKT ZAGOSPODAROWANIA

Województwo: kujawsko-pomorskie
Powiat: świecki
Jednostka ewidencyjna: 041406_4, Nowe - Miasto
Obręb: 0001, Nowe


obr. Nowe 0001: dz. 37/4, 38, 39, 41/2, 380/3, 381/1
Sekcje mapy: 6.205.27.16.1.1; 6.205.27.11.3.3
Identyfikator zgłoszenia pracy geodezyjnej: 16640.1534.2016

TERENU DZIAŁEK NR 38 i 41/2, PRZY UL. MYŚLIWSKIEJ 1, W M. NOWE

Investor: POWIAT ŚWIECKI
ul. Gen. Józefa Hallera 9
86-100 Świecie

"TRANSIT-BIS"
USŁUGI
Geodezyjno-Kartograficzne
ul. Paderewskiego 88/1, 86-105 Świecie
Regon 091494221, NIP 5591158527
tel. 506 924 913

GEODETA UPRAWNIONY
Maria Rok
ul. Paderewskiego 88/1, 86-105 Świecie
tel. 806 924 913, fax nr 15917

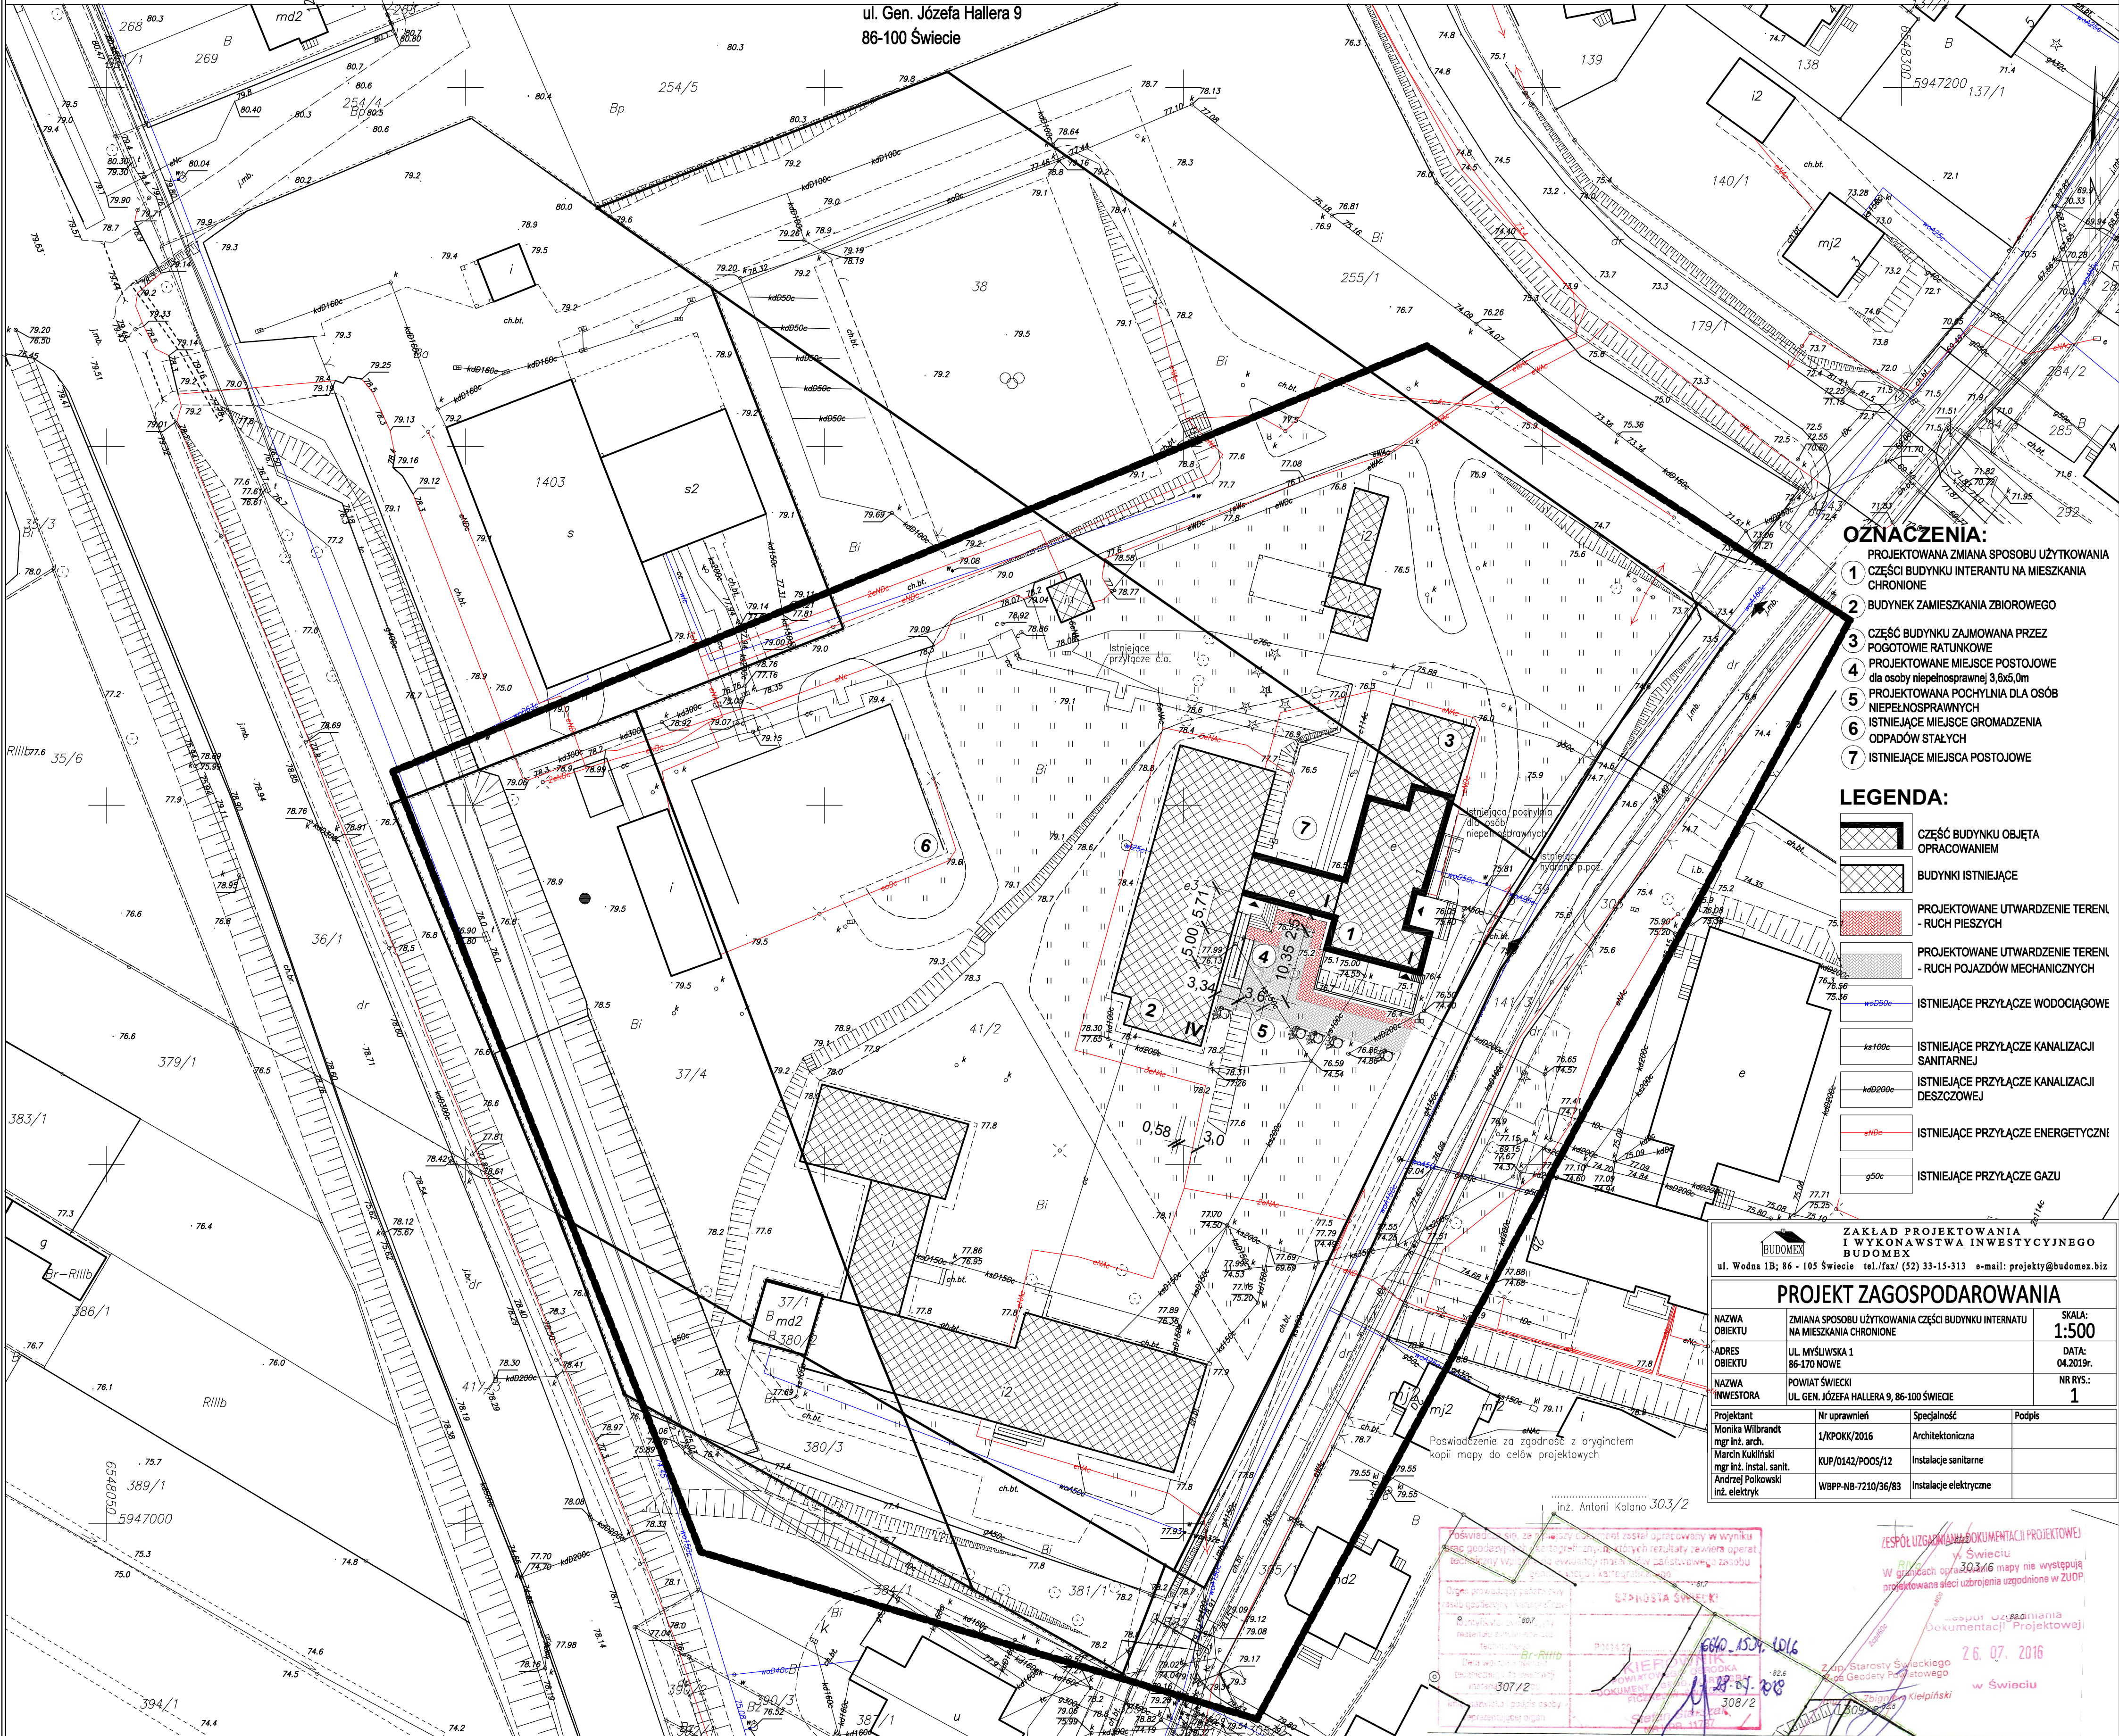

- OZNACZENIA:**
- 1 PROJEKTOWANA ZMIANA SPOSOBU UŻYTKOWANIA CZĘŚCI BUDYNKU INTERANTU NA MIESZKANIA CHRONIONE
 - 2 BUDYNEK ZAMIESZKANIA ZBIOROWEGO
 - 3 CZĘŚĆ BUDYNKU ZAJMOWANA PRZEZ POGOTOWIE RATUNKOWE
 - 4 PROJEKTOWANE MIEJSCA POSTOJOWE dla osoby niepełnosprawnej 3,6x5,0m
 - 5 PROJEKTOWANA POCHYLNIA DLA OSÓB NIEPEŁNOSPRAWNYCH
 - 6 ISTNIEJĄCE MIEJSCA GROMADZENIA ODPADÓW STAŁYCH
 - 7 ISTNIEJĄCE MIEJSCA POSTOJOWE

- LEGENDA:**
- CZĘŚĆ BUDYNKU OBJĘTA OPRACOWANIEM
 - BUDYNEK ISTNIEJĄCY
 - PROJEKTOWANE UTWARDZENIE TERENU - RUCH PIESZYCH
 - PROJEKTOWANE UTWARDZENIE TERENU - RUCH POJAZDÓW MECHANICZNYCH
 - ISTNIEJĄCE PRZYŁĄCZE WODOCIĄGOWE
 - ISTNIEJĄCE PRZYŁĄCZE KANALIZACJI SANITARNEJ
 - ISTNIEJĄCE PRZYŁĄCZE KANALIZACJI DESZCZOWEJ
 - ISTNIEJĄCE PRZYŁĄCZE ENERGETYCZNE
 - ISTNIEJĄCE PRZYŁĄCZE GAZU

ZAKŁAD PROJEKTOWANIA I WYKONAWSTWA INWESTYCYJNEGO BUDOMEX
ul. Wodna 1B; 86 - 105 Świecie tel./fax (52) 33-15-313 e-mail: projekt@budomex.biz

PROJEKT ZAGOSPODAROWANIA

NAZWA OBIEKTU	ZMIANA SPOSOBU UŻYTKOWANIA CZĘŚCI BUDYNKU INTERANTU NA MIESZKANIA CHRONIONE	SKALA: 1:500
ADRES OBIEKTU	UL. MYŚLIWSKA 1 86-170 NOWE	DATA: 04.2019r.
NAZWA INWESTORA	POWIAT ŚWIECKI UL. GEN. JÓZEFA HALLERA 9, 86-100 ŚWIECIE	NR RYS.: 1
Projektant	Nr uprawnień	Specjalność
Monika Wilbrandt mgr inż. arch.	1/KPOK/2016	Architektoniczna
Marcin Kuliński mgr inż. instal. sanit.	KUP/0142/POOS/12	Instalacje sanitarne
Andrzej Polkowski inż. elektryk	WBPP-NB-7210/36/83	Instalacje elektryczne

Poswiadczenie za zgodność z oryginałem kopii mapy do celów projektowych
inż. Antoni Kolono 303/2

POSWIADCZENIE, ŻE WYKONANO PRACĘ PROJEKTOWĄ W WYNIKU
PRACY GEODEZYJNO-KARTOGRAFICZNEJ, WYKONANEJ W ZAKŁADZIE
BUDOMEX, UL. WODNA 1B, 86-105 ŚWIECIE, W DNI 04.07.2019R.
PRACĘ WYKONALI: MONIKA WILBRANDT, MARCIN KULIŃSKI,
ANDRZEJ POLKOWSKI. WYKONANO W DNI 04.07.2019R.
W ZAKŁADZIE BUDOMEX, UL. WODNA 1B, 86-105 ŚWIECIE.

ZESPÓŁ UZGADNIANIWA DOKUMENTACJI PROJEKTOWEJ
w Świeciu
W oparciu o plan 303/6 mapy nie występują
projektowane sieci uzbrojenia umiędzynokrajowe w ZIUP.

Zespół uzgadniania
dokumentacji projektowej
26.07.2016
w Świeciu